

LEGENDA

- 1 PLOCHA S FONTÁNAMI - KAMENNÁ DLAŽBA, ŽIVICE
- 2 STŘEDNÍ PRŮČNÁ PLOCHA - KAMENNÁ KOSTKA, ŽIVICE
- 3 PLOCHA PROTI ZS - KAMENNÁ KOSTKA D5-6
- 4 DIAGONÁLNÍ CESTA - KAMENNÁ REZ, KOSTKA D5

- PRVKY
- 5 FONTÁNY - VODOTRYSKY + SVĚTLA
  - 6 PÍTKO
  - K1 ŠAČHTA KANALIZACE
  - K2 VSAKOVACÍ DŘEN PRO PÍTKO
  - V1 VODOMĚRNÁ ŠAČHTA
  - V2 TECHNICKÁ ŠAČHTA SACHTA FONTÁN
  - V3 REVIZNÍ ŠAČHTA VODY S VYPOUŠTĚNÍM PÍTKA
  - E1 PILÍREK ELEKTRO

- Ss STÁVAJÍCÍ SOCHY
- Ss1 SOCHA BERNARDA O'HIGGINSE
- Ss2 SOCHA BÉNITA CHURARZE
- Ss3 SOCHA SIMONA BOLIVARA

LEGENDA POZEMKŮ A SÍTÍ

- HRAN DOČASNÉHO ZÁBORU
- HRANICE PARCEL PŘEVZATÉ Z DKM 1:1000
- 210/03 PARCELNÍ ČÍSLA PŘEVZATÁ Z DKM 1:1000
- 153.59 ZAMĚŘENÉ VÝŠKY
- STROMY STÁVAJÍCÍ

- STÁVAJÍCÍ INŽENÝRSKÉ SÍTĚ
- ELEKTRICKÉ VEDENÍ
  - SDĚLOVACÍ
  - ELEKTRICKÉ VEDENÍ
  - SDĚLOVACÍ - KABELOVOD
  - ELEKTRICKÉ VEDENÍ
  - SDĚLOVACÍ - MM LINKA
  - ELEKTRICKÉ VEDENÍ
  - SILOVÉ NN
  - ELEKTRICKÉ VEDENÍ
  - SILOVÉ VN
  - ELEKTRICKÉ VEDENÍ
  - SILOVÉ NEROZLIŠENO
  - VEREJNÉ OSVĚTLENÍ
  - VEREJNÉ OSVĚTLENÍ
  - KABELOVOD
  - NÍZKOTLAČNÝ PLYNOVOD
  - (PPD)
  - STŘEDOTLAČNÝ PLYNOVOD
  - (PPD)
  - NEROZLIŠENÝ PLYNOVOD
  - (URM)
  - VODOVOD PÍTNÉ VODY
  - (PVK)
  - VODOVOD PÍTNÉ VODY
  - (PVK) - ZRUŠENÁ TRASA
  - KANALIZACE JEDNOTNA
  - (PKV)
  - STOKA JEDNOTNA (PKV)

- PRÍPOJKY INŽENÝRSKÝCH SÍTÍ
- PRÍPOJKA VODOVODU
  - PRÍPOJKA KANALIZACE
  - NOVÁ TRASA NN
  - PRE DISTRIBUCE


- AREÁLOVÉ ROZVODY SÍTÍ
- AREÁLOVÝ VODOVOD
  - AREÁLOVÁ KANALIZACE
  - NOVÁ TRASA
  - AREÁLOVÝ ROZVOD NN

NOVÉ PRVKY PARTERU:

- PÍTKO
- PLAY 1KS
- VODNÍ TRYSKY - FONTÁNY
- REFLEKTORY FONTÁNY
- STOJANY NA KOLA MEANDRE (MDR 110)
- PARKOVÉ LAVIČKY MIELA (LM151) 38 KS
- PARKOVÉ LAVIČKY ANDSCAPE (LPI110) 7 KS
- ANDPADKOVÉ KOŠE RADIUM (KR120) 12KS
- LAVICE ENZI 5 KS
- UMÍSTĚNÍ PŘEDBĚŽNÉ BUDE UPŘESNĚNO IN SITE
- ATYPICKÁ LAVICE VILNA
- UMÍSTĚNÍ PŘEDBĚŽNÉ BUDE UPŘESNĚNO IN SITE

ZELEŇ A ZELENÉ PROSTORY:

- STROMY STÁVAJÍCÍ
- LEGENDA POVRCHŮ  
KONSTRUKCE A PLOCHY:
- ASFALTOBETONOVÝ CHODNÍK
  - ASFALTOBETONOVÝ POJÍZDNÝ (PŘÍJEZD PVK)
  - CHODNÍK ZE ŽULOVÉ MOZAIKY
  - CHODNÍK ZE ŽULOVÉ KOSTKY 10/10 POJÍZDNÝ (PŘÍJEZD PVK)
  - CHODNÍK (KAMENNÁ DLAŽBA D5-D10)
  - VELKOFORMÁTOVÉ ŽULOVÉ DESKY
  - VEGETAČNÍ VRSTVY SE ZATRVÁNĚMÍ VÝSEVEM
  - 204.74 NOVÉ VÝŠKY

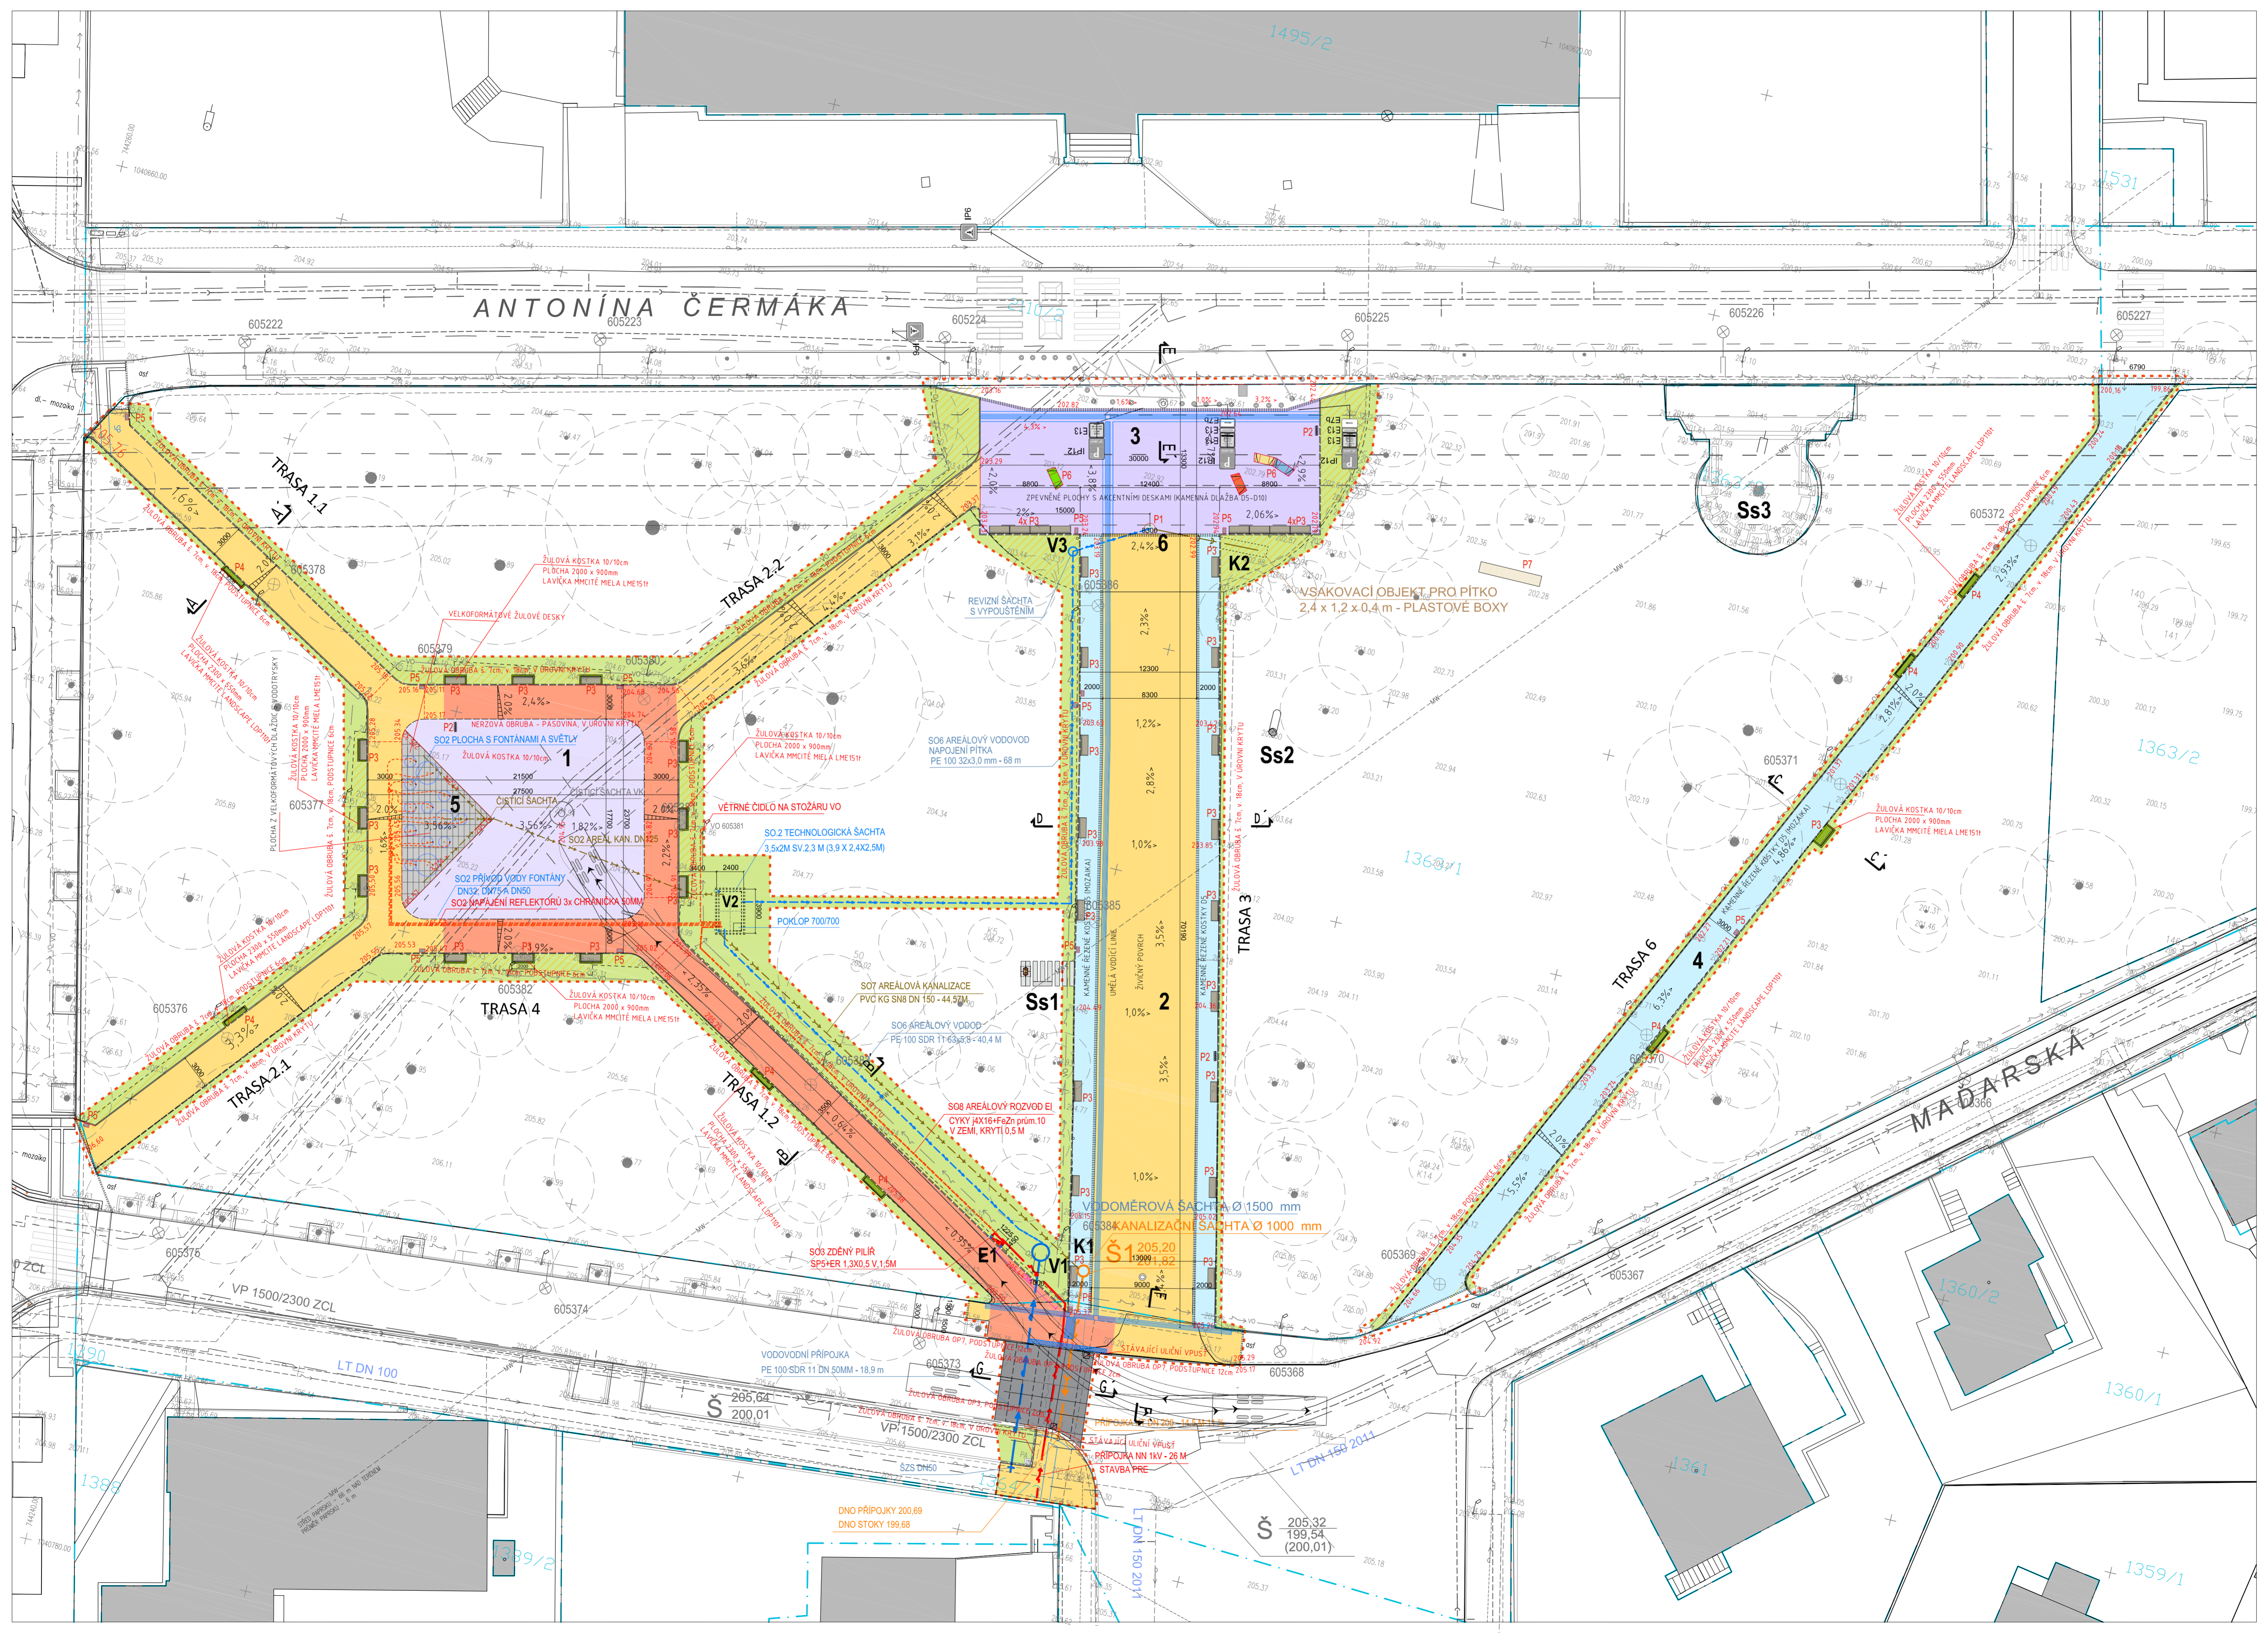

REHABILITACE  
PARKU GLC  
PRAHA 6 - BUBENEČ

PROJEKT:  
REHABILITACE PARKU GENERÁLA  
LAZARO ČÁRDENASE, PRAHA 6

OBJEDNATEL:  
OÚR MČ PRAHA 6  
ČS. ARMÁDY 23, 160 52 PRAHA 6

ZPRACOVATEL:  
PATA&FRYDECKÝ ARCHITEKTI s.r.o.  
U ŽELEZNÉ LÁVKY 8, 118 00 PRAHA 1  
DOC. ING. ARCH. LUBOŠ PATA

SITUACE  
KOORDINAČNÍ

STUPEŇ:  
DOKUMENTACE PRO VÝBĚR DODAVATELE  
VÝKRES:  
MĚŘÍTKO: 1:250  
ZAKÁZKA: PF 0121  
OBJEDNÁVKA: OÚR/049/2020  
DATUM: 01.2021